








SITUACE 1: 500

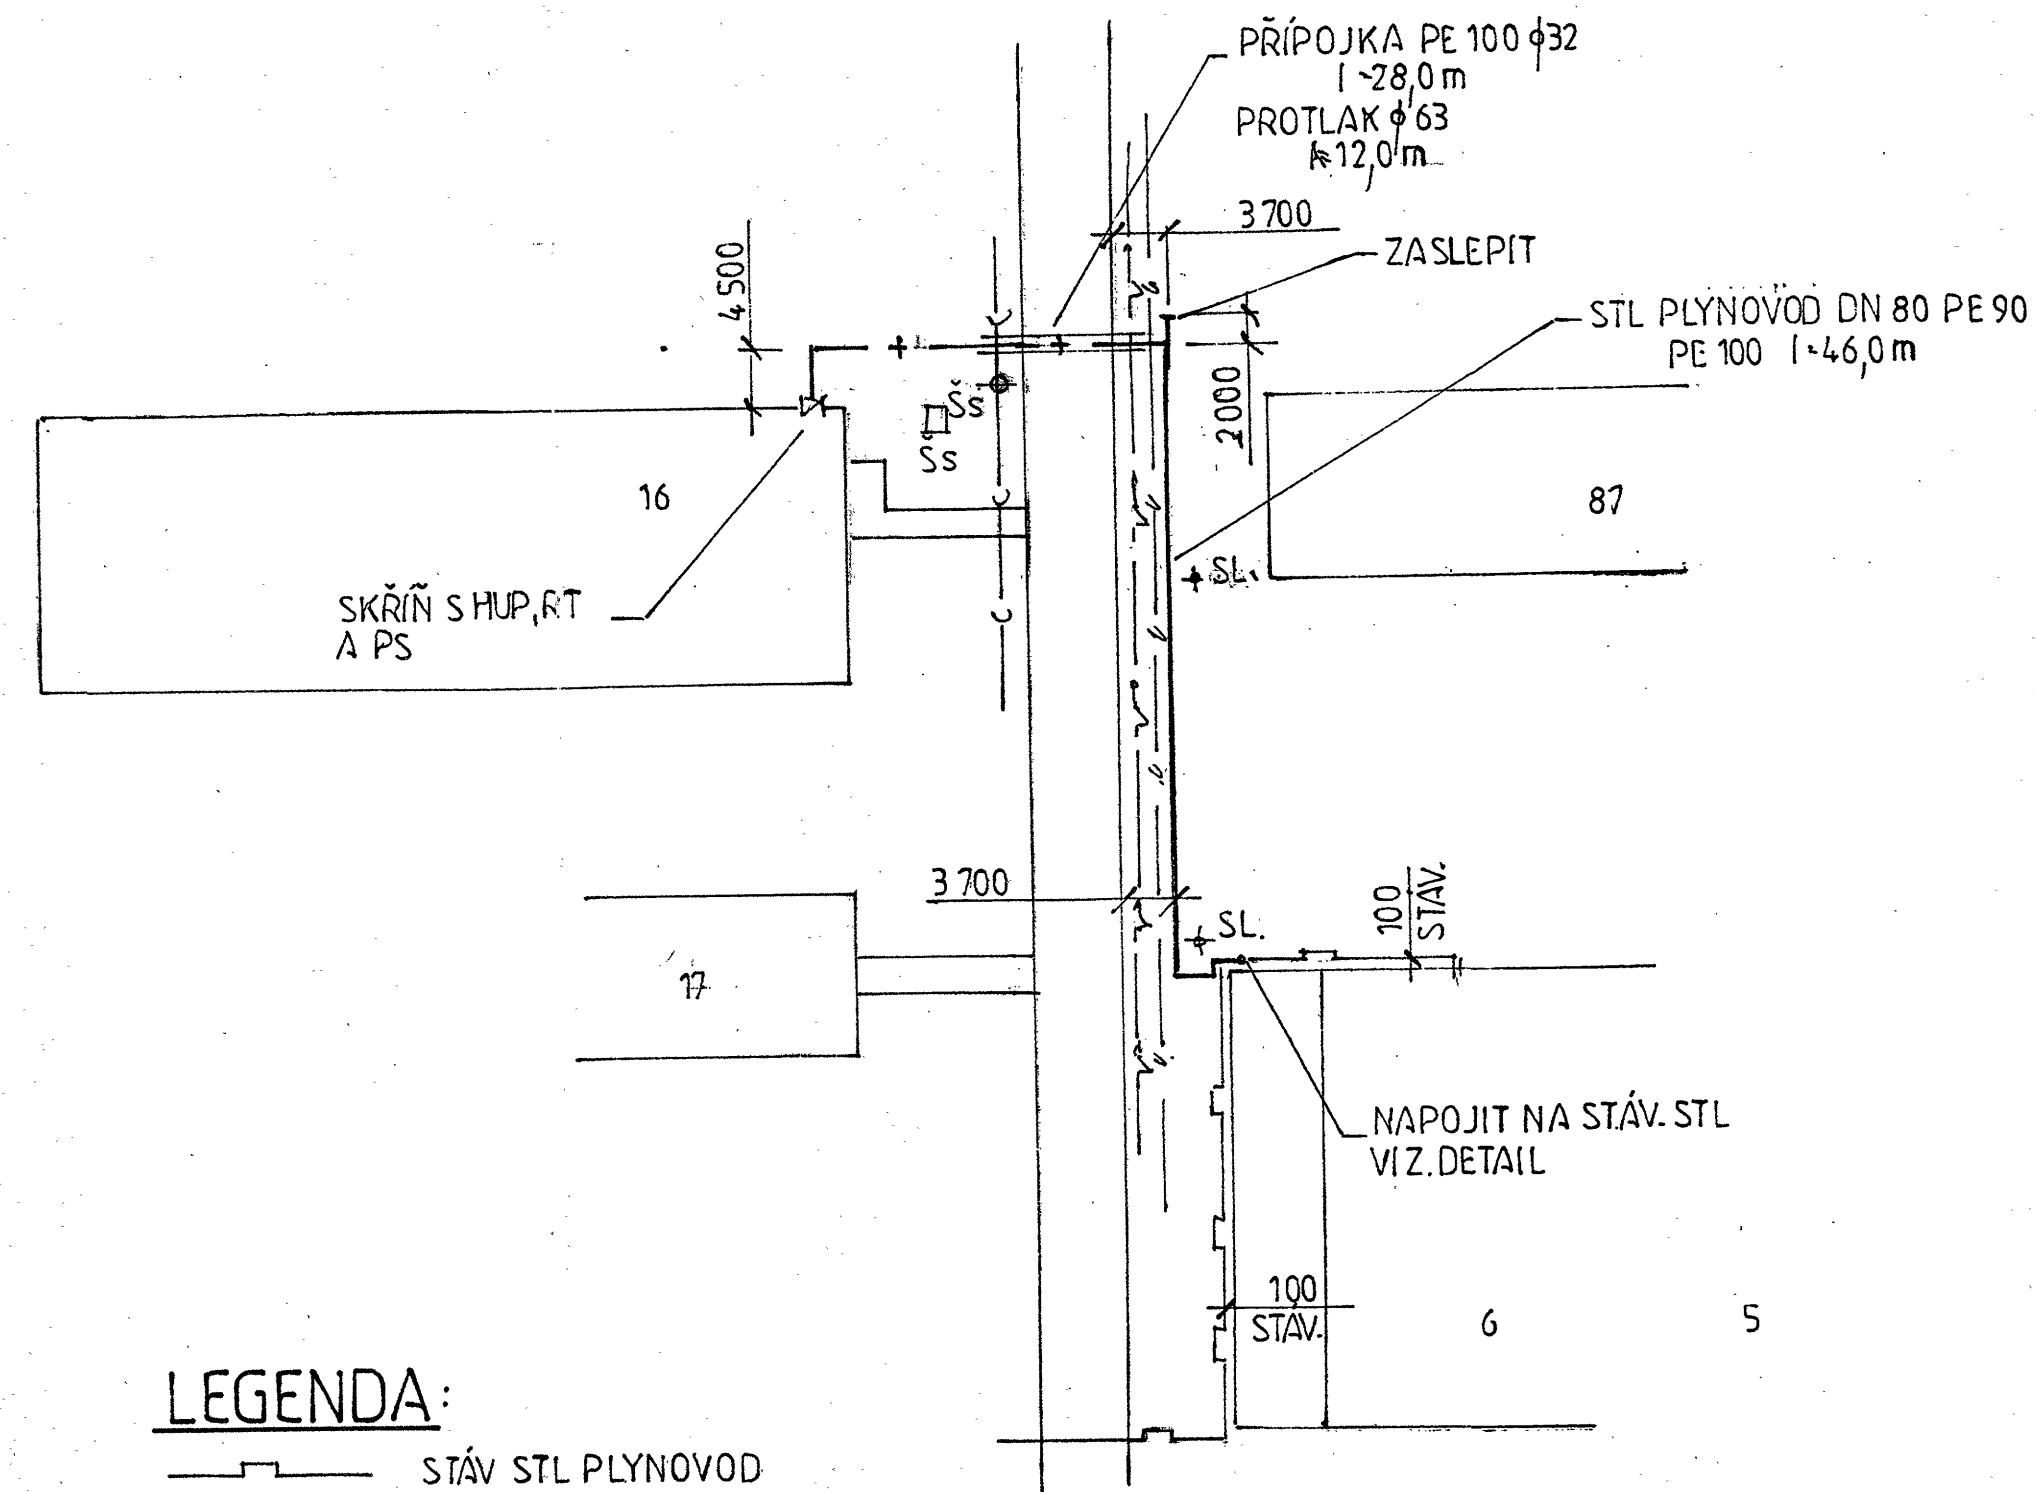


LEGENDA:


- |   |                   |
|---|-------------------|
|  | STÁV STL PLYNOVOD |
|  | STÁV.VODOVOD      |
|  | STÁV.EL.KABĚL     |
|  | STÁV.KANALIZACE   |
|  | NOVÝ STL PLYNOVOD |
|  | NOVÁ STL PŘÍPOJKA |

PŘED ZAČÁTKEM VÝKOPOVÝCH PRACÍ  
VYTÝČIT STAMINŽ.SÍTĚ  
BEZ TOHO PRÁCE NEZAHAJOVAT!


PLYNOVOD PODÉLNÝ PROFIL  
1: 500/100

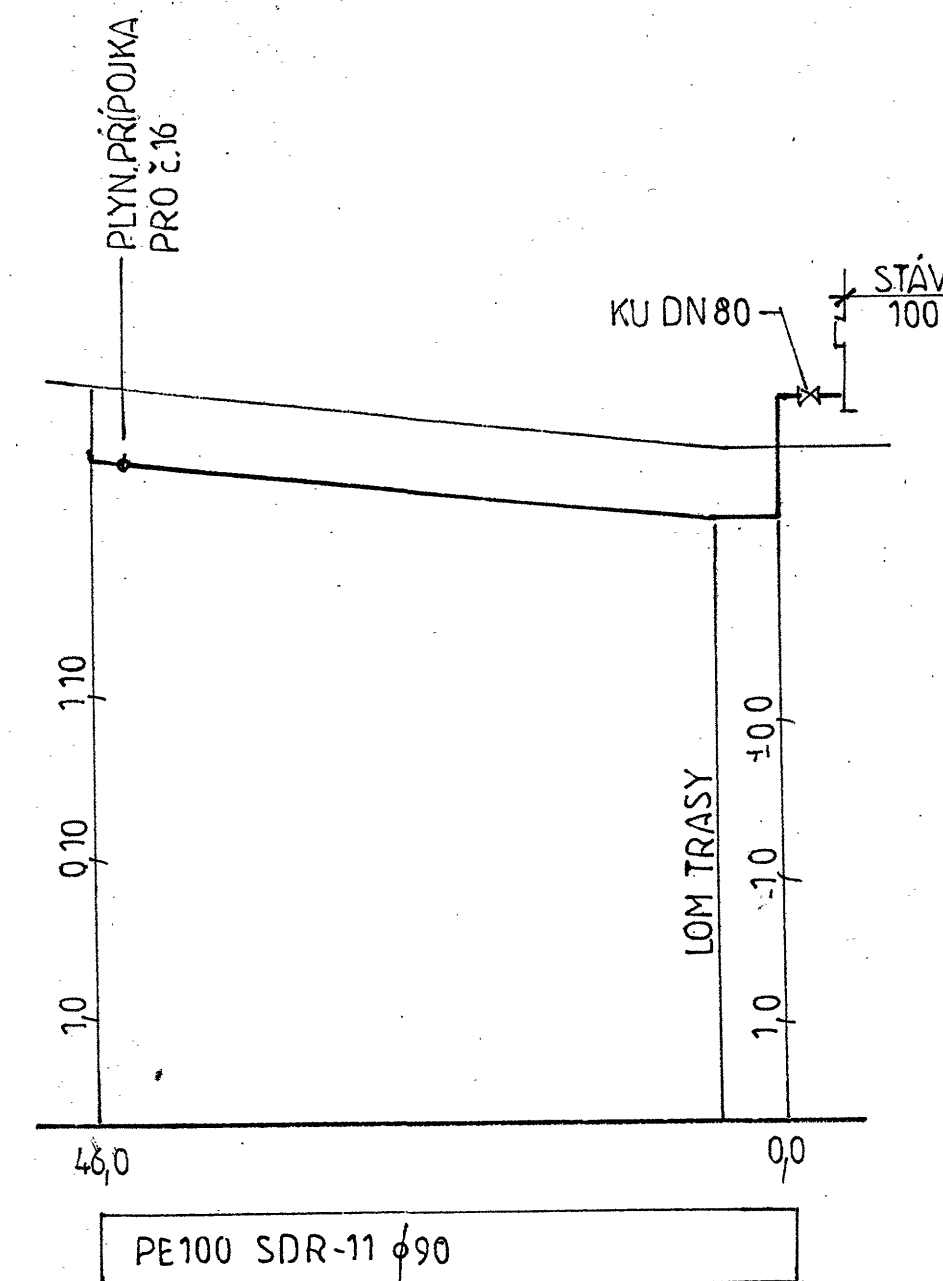


PLYNOVÁ PŘÍPOJKA  
1: 500/100

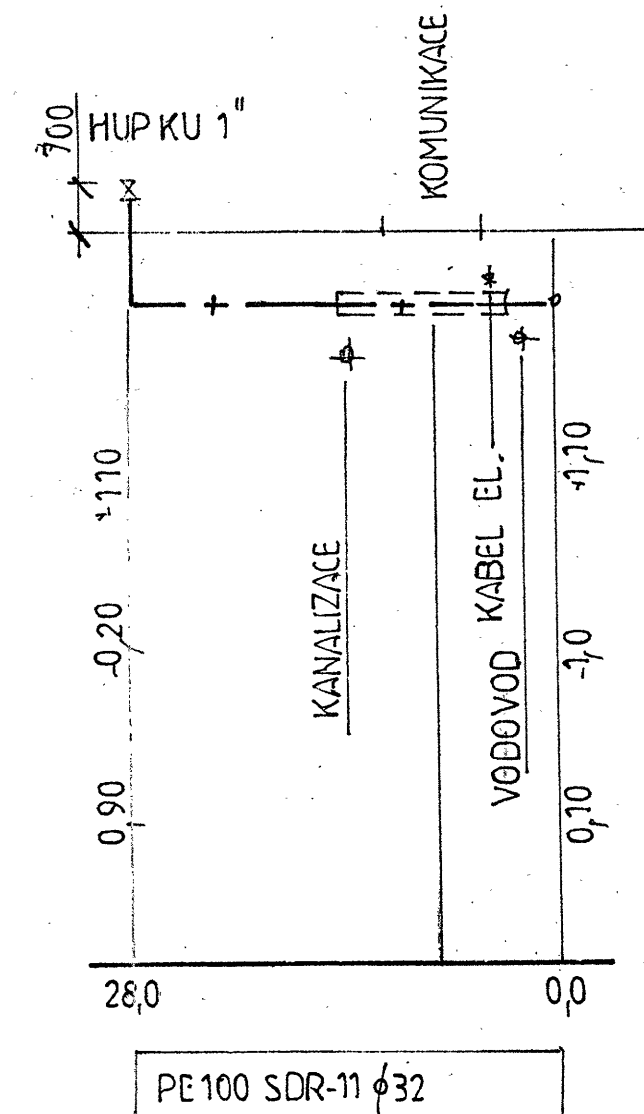

DETAIL NAPOJENÍ  
1:50

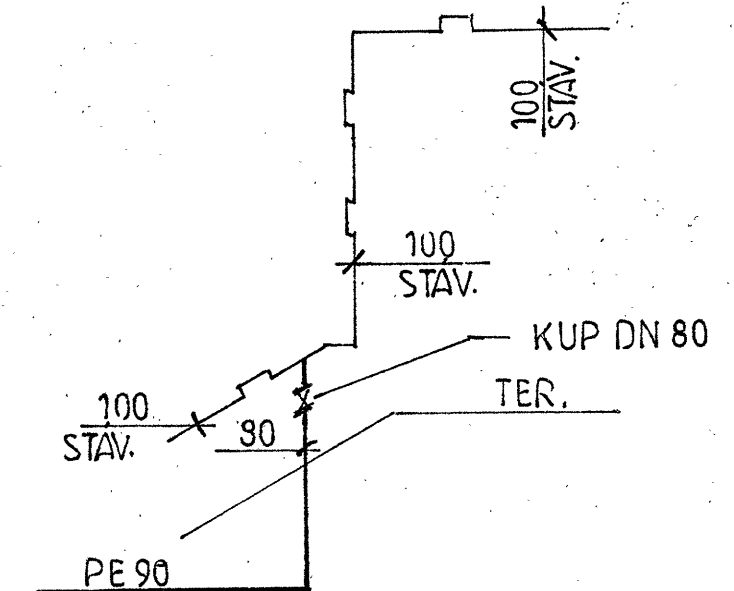

PROJEKTANT	KRESLIL	
PLANDOR	PLANDOR	
INVESTOR: VOP CZ, s.p. DUKELSKÁ 102 SENŮV U N.JICINA		
AKCE: DECENTRALIZACE VYTÁPĚNÍ OBJ.16 BLUDOVICE		FORMÁT 4 A 4 DATUM 9/017 ÚČEL SP ZAK. ČÍSLO MĚŘÍTKO: 1:500 Č. VÝK.: D.1400
OBSAH: PLYNOVOD, PLYNOVÁ PŘÍPOJKA		3